


RZUT PIWNICY SKARBNIKA 42

LEGENDA:

- Przewody elektryczne
- Wodociąg
- Przewody gazowe
- Przewody instalacji c.o.
- Przewody kanalizacji sanitarnej

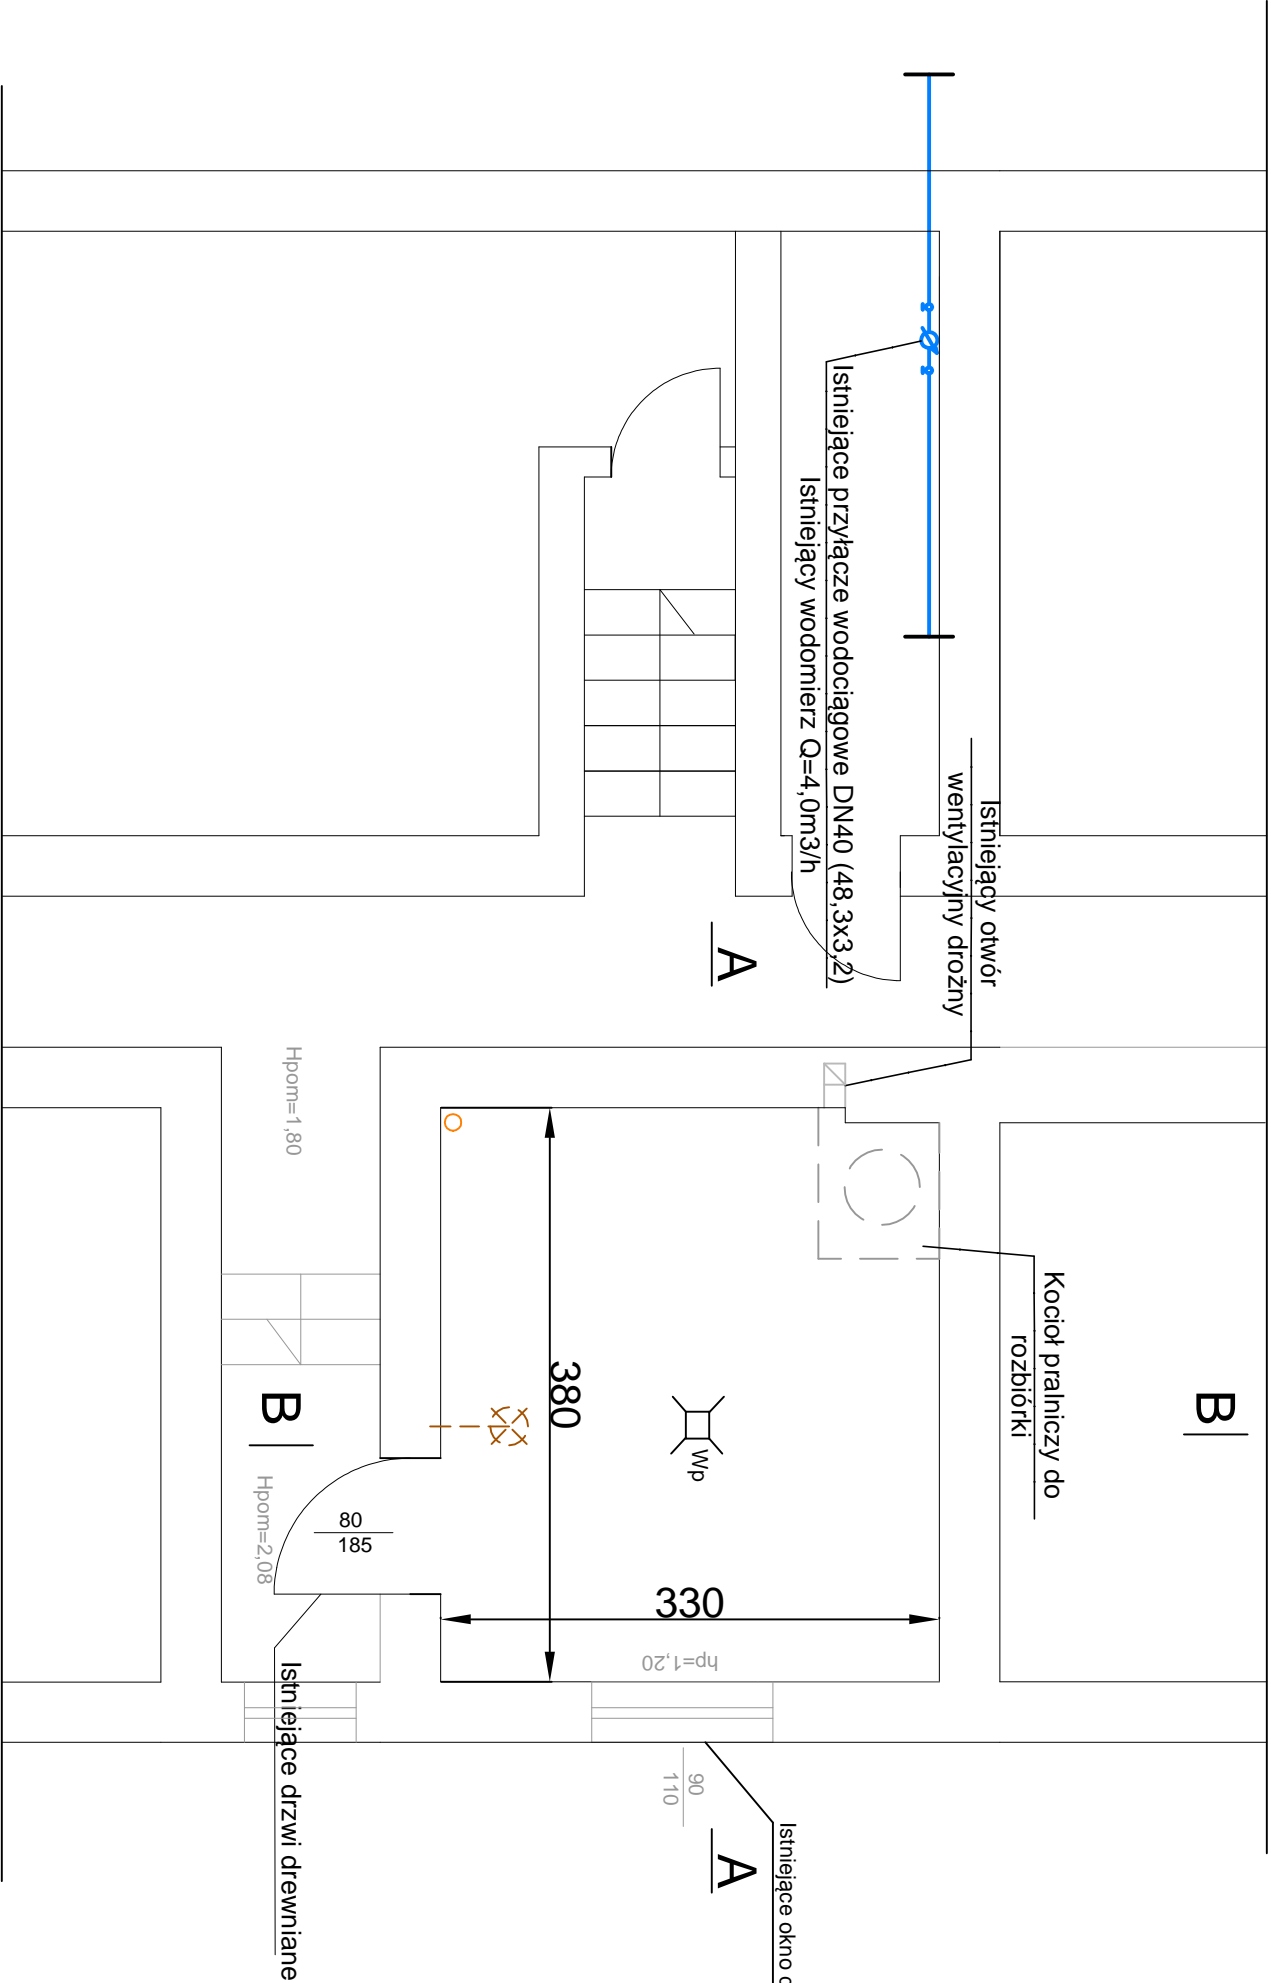

i-projekt

44-100 Gliwice, ul. Gdańska 17/2,
kom./tel./fax. 884 900 309/ 32 700 34 26 / 32 700 31 01
e-mail: biuro@i-projekt.com.pl

Investor : Przedsiębiorstwo Energetyki Ciepłej - Gliwice Sp z o.o.
ul.Królewskiej Tamy 135, 44-100 Gliwice

Obiekt : Budynek wielorodzinny

Temat proj.: Stacje wymienników ciepła w budynkach mieszkalnych na terenie
dzielnic Łabędy i Sośnica w Gliwicach.

Temat rys. : Rzut pomieszczenia wymiennikowni - stan istniejący

Imię i Nazwisko		podpis	skala 1:50
Projektował :	mgr inż. Łukasz Kłak upr. nr SKK/2382/POCS/08 - wcd-han-gaz-co		data : Maj 2017
			nr proj.: 294/17 PBW
			nr rys.: 02